




本体槽内平面図

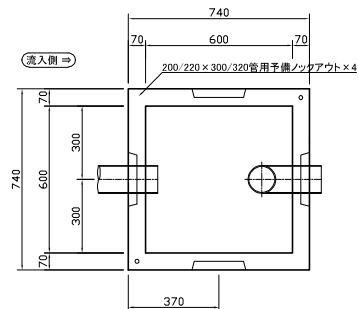

本体槽内断面図

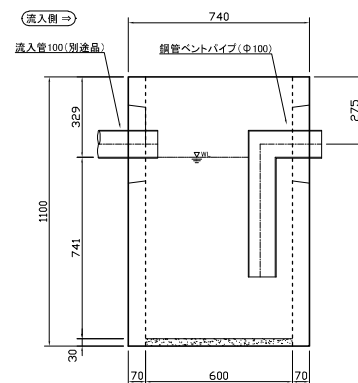


スラブ版平面図

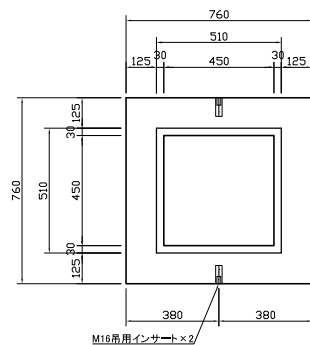


スラブ版断面図




組立平面図

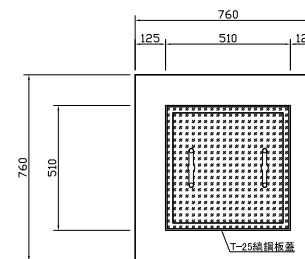

組立正面図

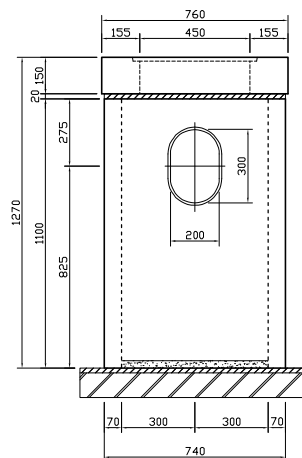


組立側面図

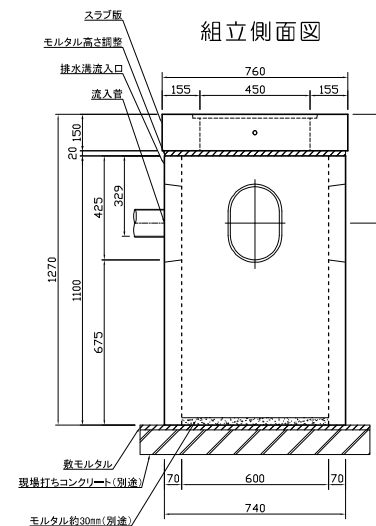

■数量表

部材名称	使用個数	参考重量(kg)	備考
本体	1基	484×1	
スラブ版	1枚	134×1	
縞鋼板蓋	1枚	25×1	取手付き(二枚割、点検口付き有り)
鋼管バンドパイプ	1個		250×540×Φ100, t=3.2mm
M16吊用アイボルト	2個		本体天端吊・スラブ側面吊
合計	一式	643	

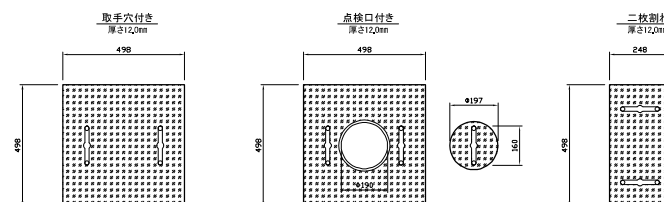

油水分離槽 600角 1槽			
単位	mm	縮尺	A3 1/25
作図	令和 6年 2月 1日		
改図	令和 年 月 日		
エスエス開発株式会社			