




本体槽内平面図

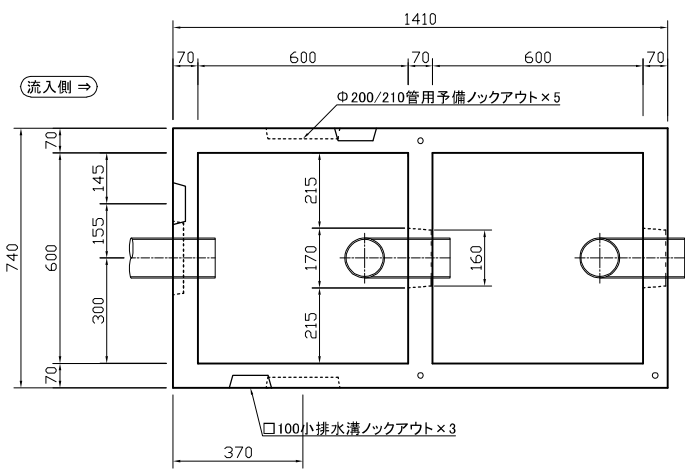


本体槽内断面図

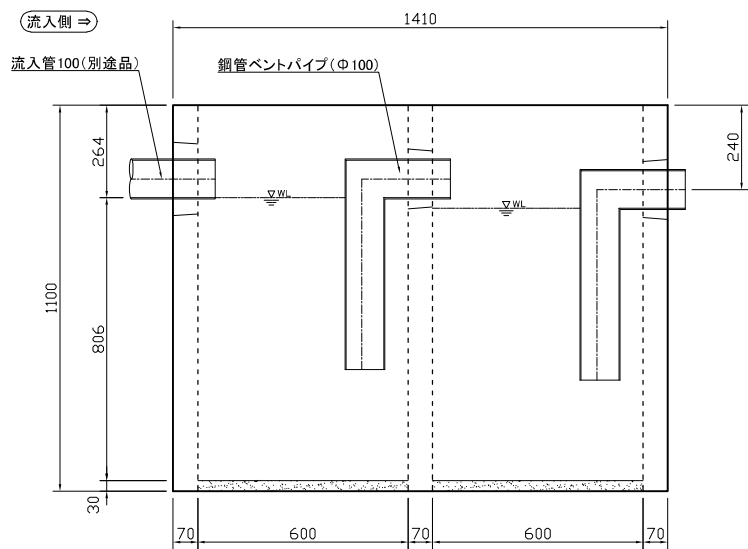


スラブ版平面図

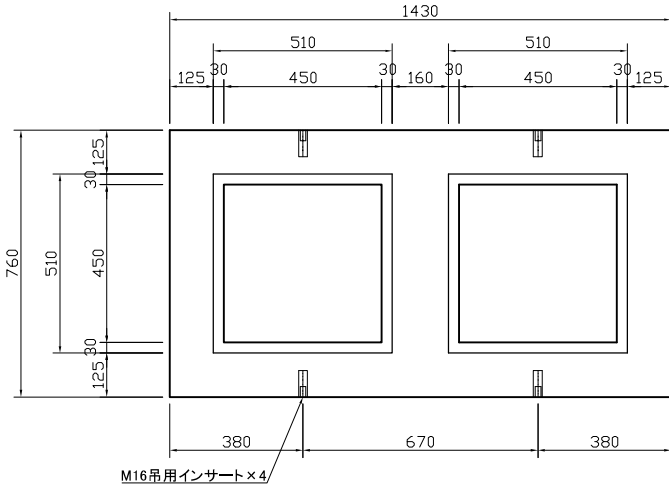


スラブ版断面図

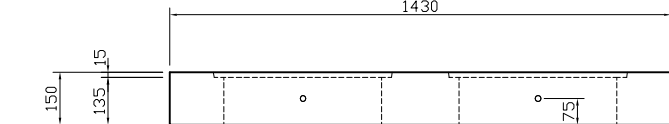


組立平面図

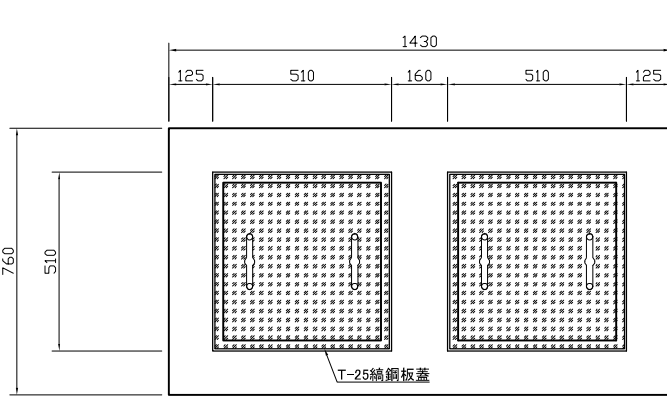

組立側面図

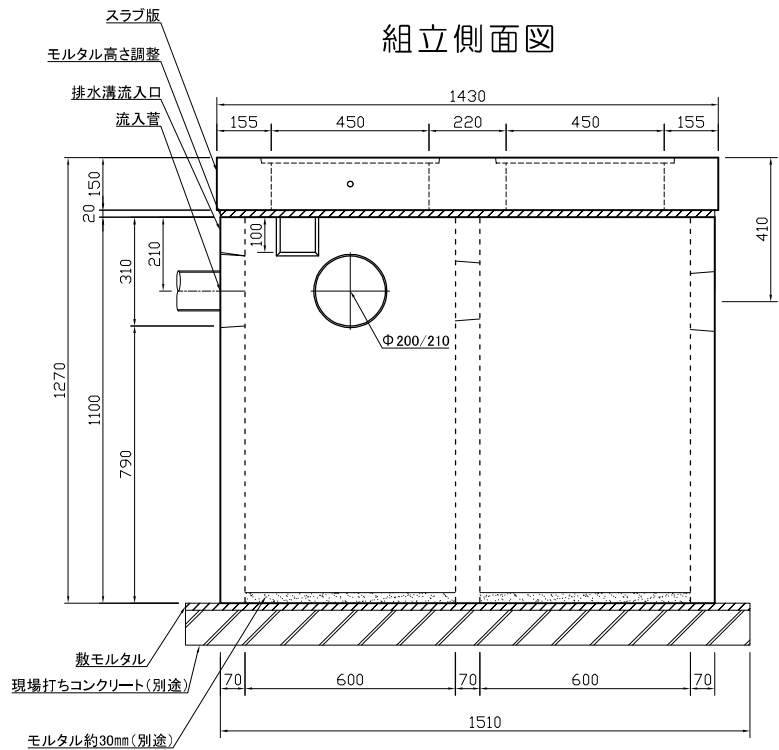


組立正面図

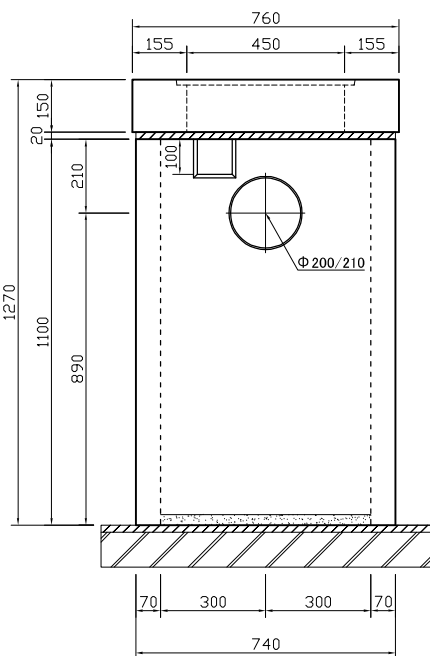

■ 数量表

部材名称	使用個数	参考重量 (kg)	備考
本体	1 基	828 × 1	
スラブ版	1 枚	232 × 1	
綹鋼板蓋	2 枚	25 × 2	取手付き(二枚割、点検口付き有り)
鋼管バンドパイプ	2 個		300(200) × 600(500) × Φ100, t=3.2mm
M16吊用アイボルト	4 個		本体天端吊・スラブ側面吊
合計	一式	1110	

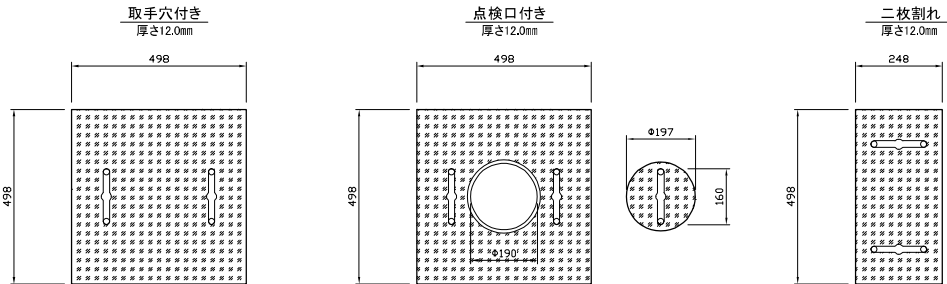

油水分離槽 600角 2槽			
単位	mm	縮尺	A3 1/25
作図	令和 6年 2月 1日		
改図	令和 年 月 日		
エスエス開発株式会社			