




本体槽内平面図

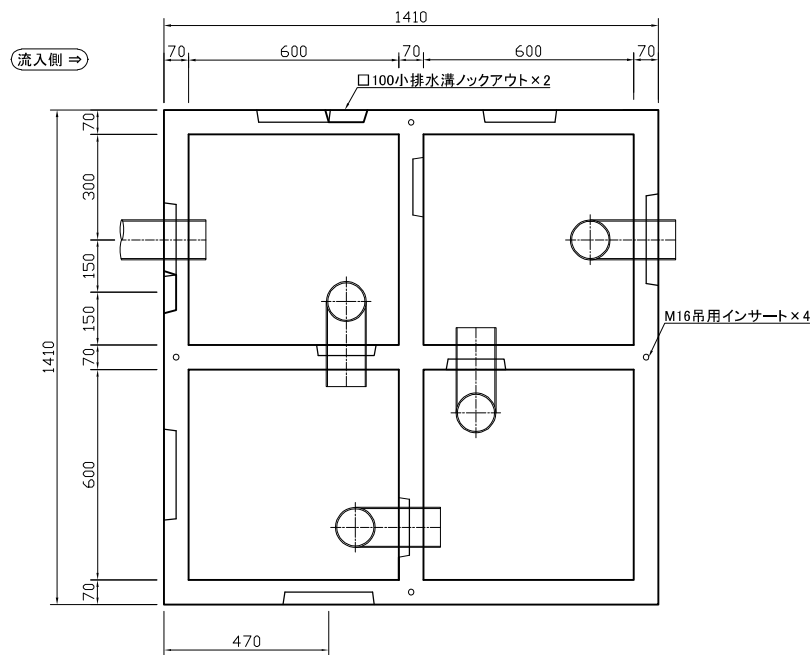


本体槽内断面図

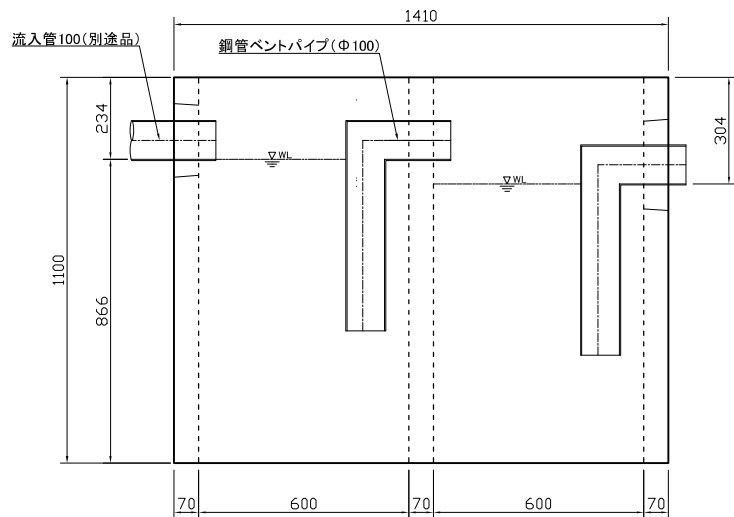


組立正面図

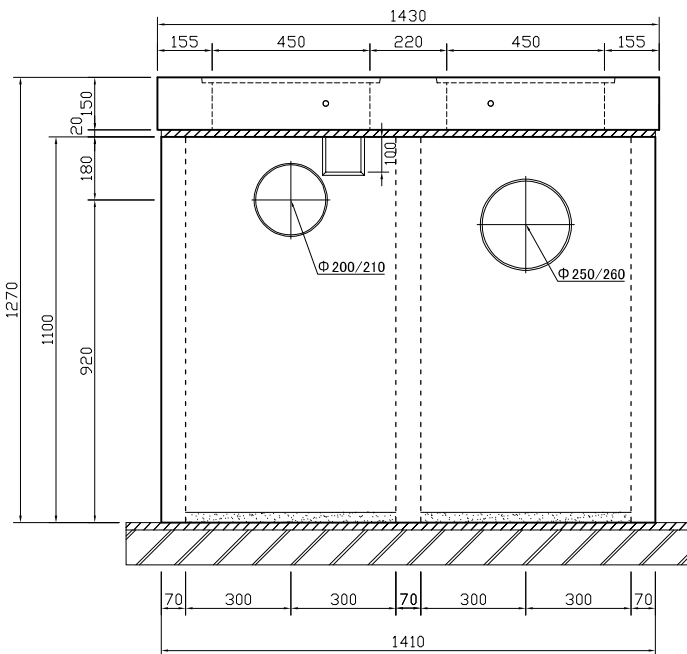


組立平面図

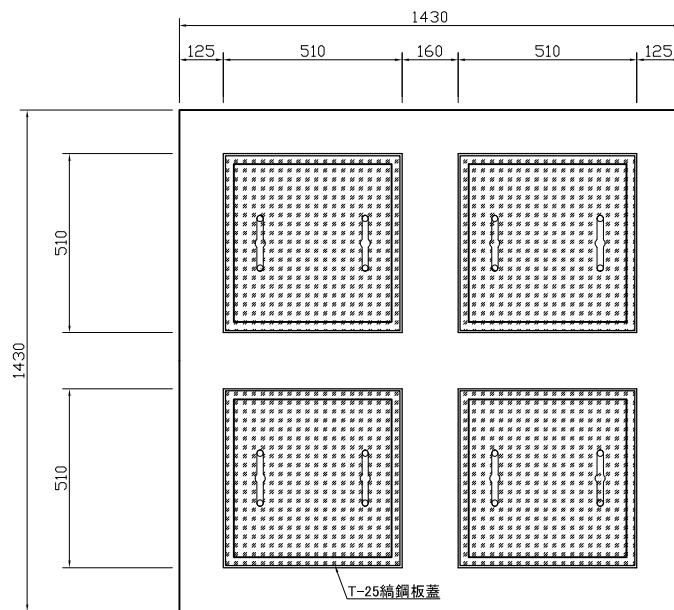


組立側面図

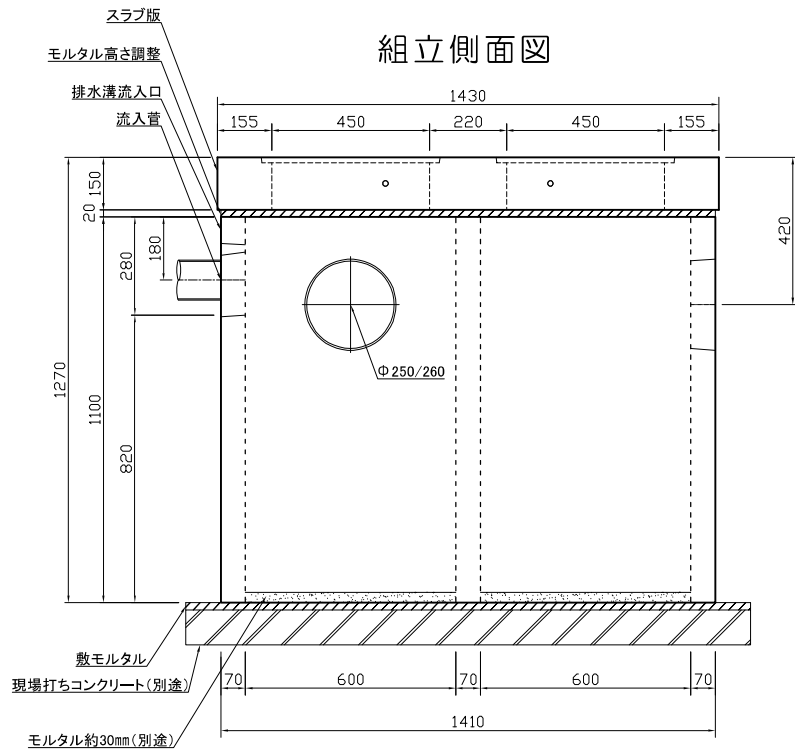

スラブ版平面図

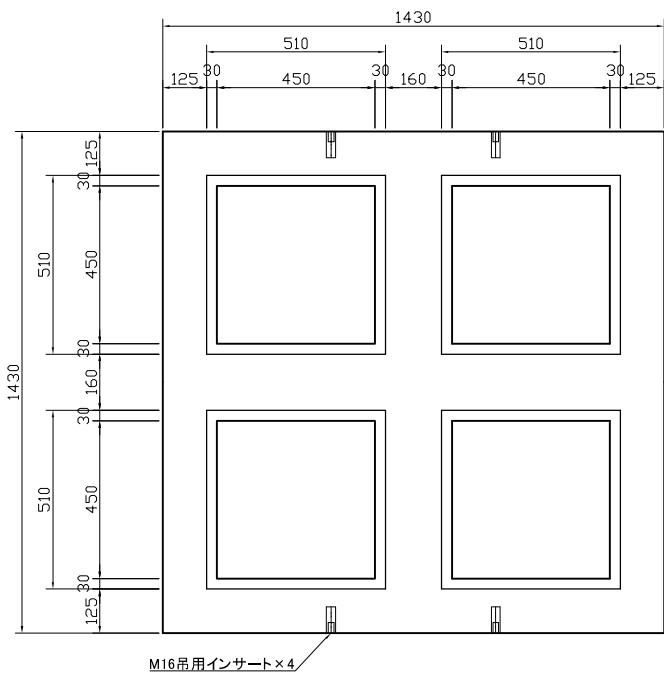

スラブ版断面図

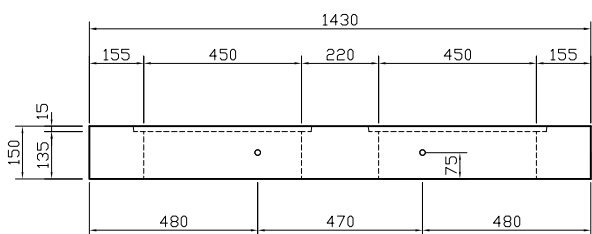

■ 数量表

部材名称	使用個数	参考重量(kg)	備考
本体	1基	1526×1	
スラブ版	1枚	435×1	
綯鋼板蓋	4枚	25×4	取手付き(二枚割、点検口付き有り)
鋼管ベンドパイプ	4個		300(200)×600(500)×Φ100, t=3.2mm
M16吊用アイボルト	4個		本体天端吊・スラブ側面吊
合計	一式	2061	

油水分離槽 田型 4槽

単位	mm	縮尺	A3 1/25
作図	令和 6年 2月 1日		
改図	令和 年 月 日		
エスエス開発株式会社			